


# KOORDINAČNÍ SITUACE 1:200

STARÝ STAV

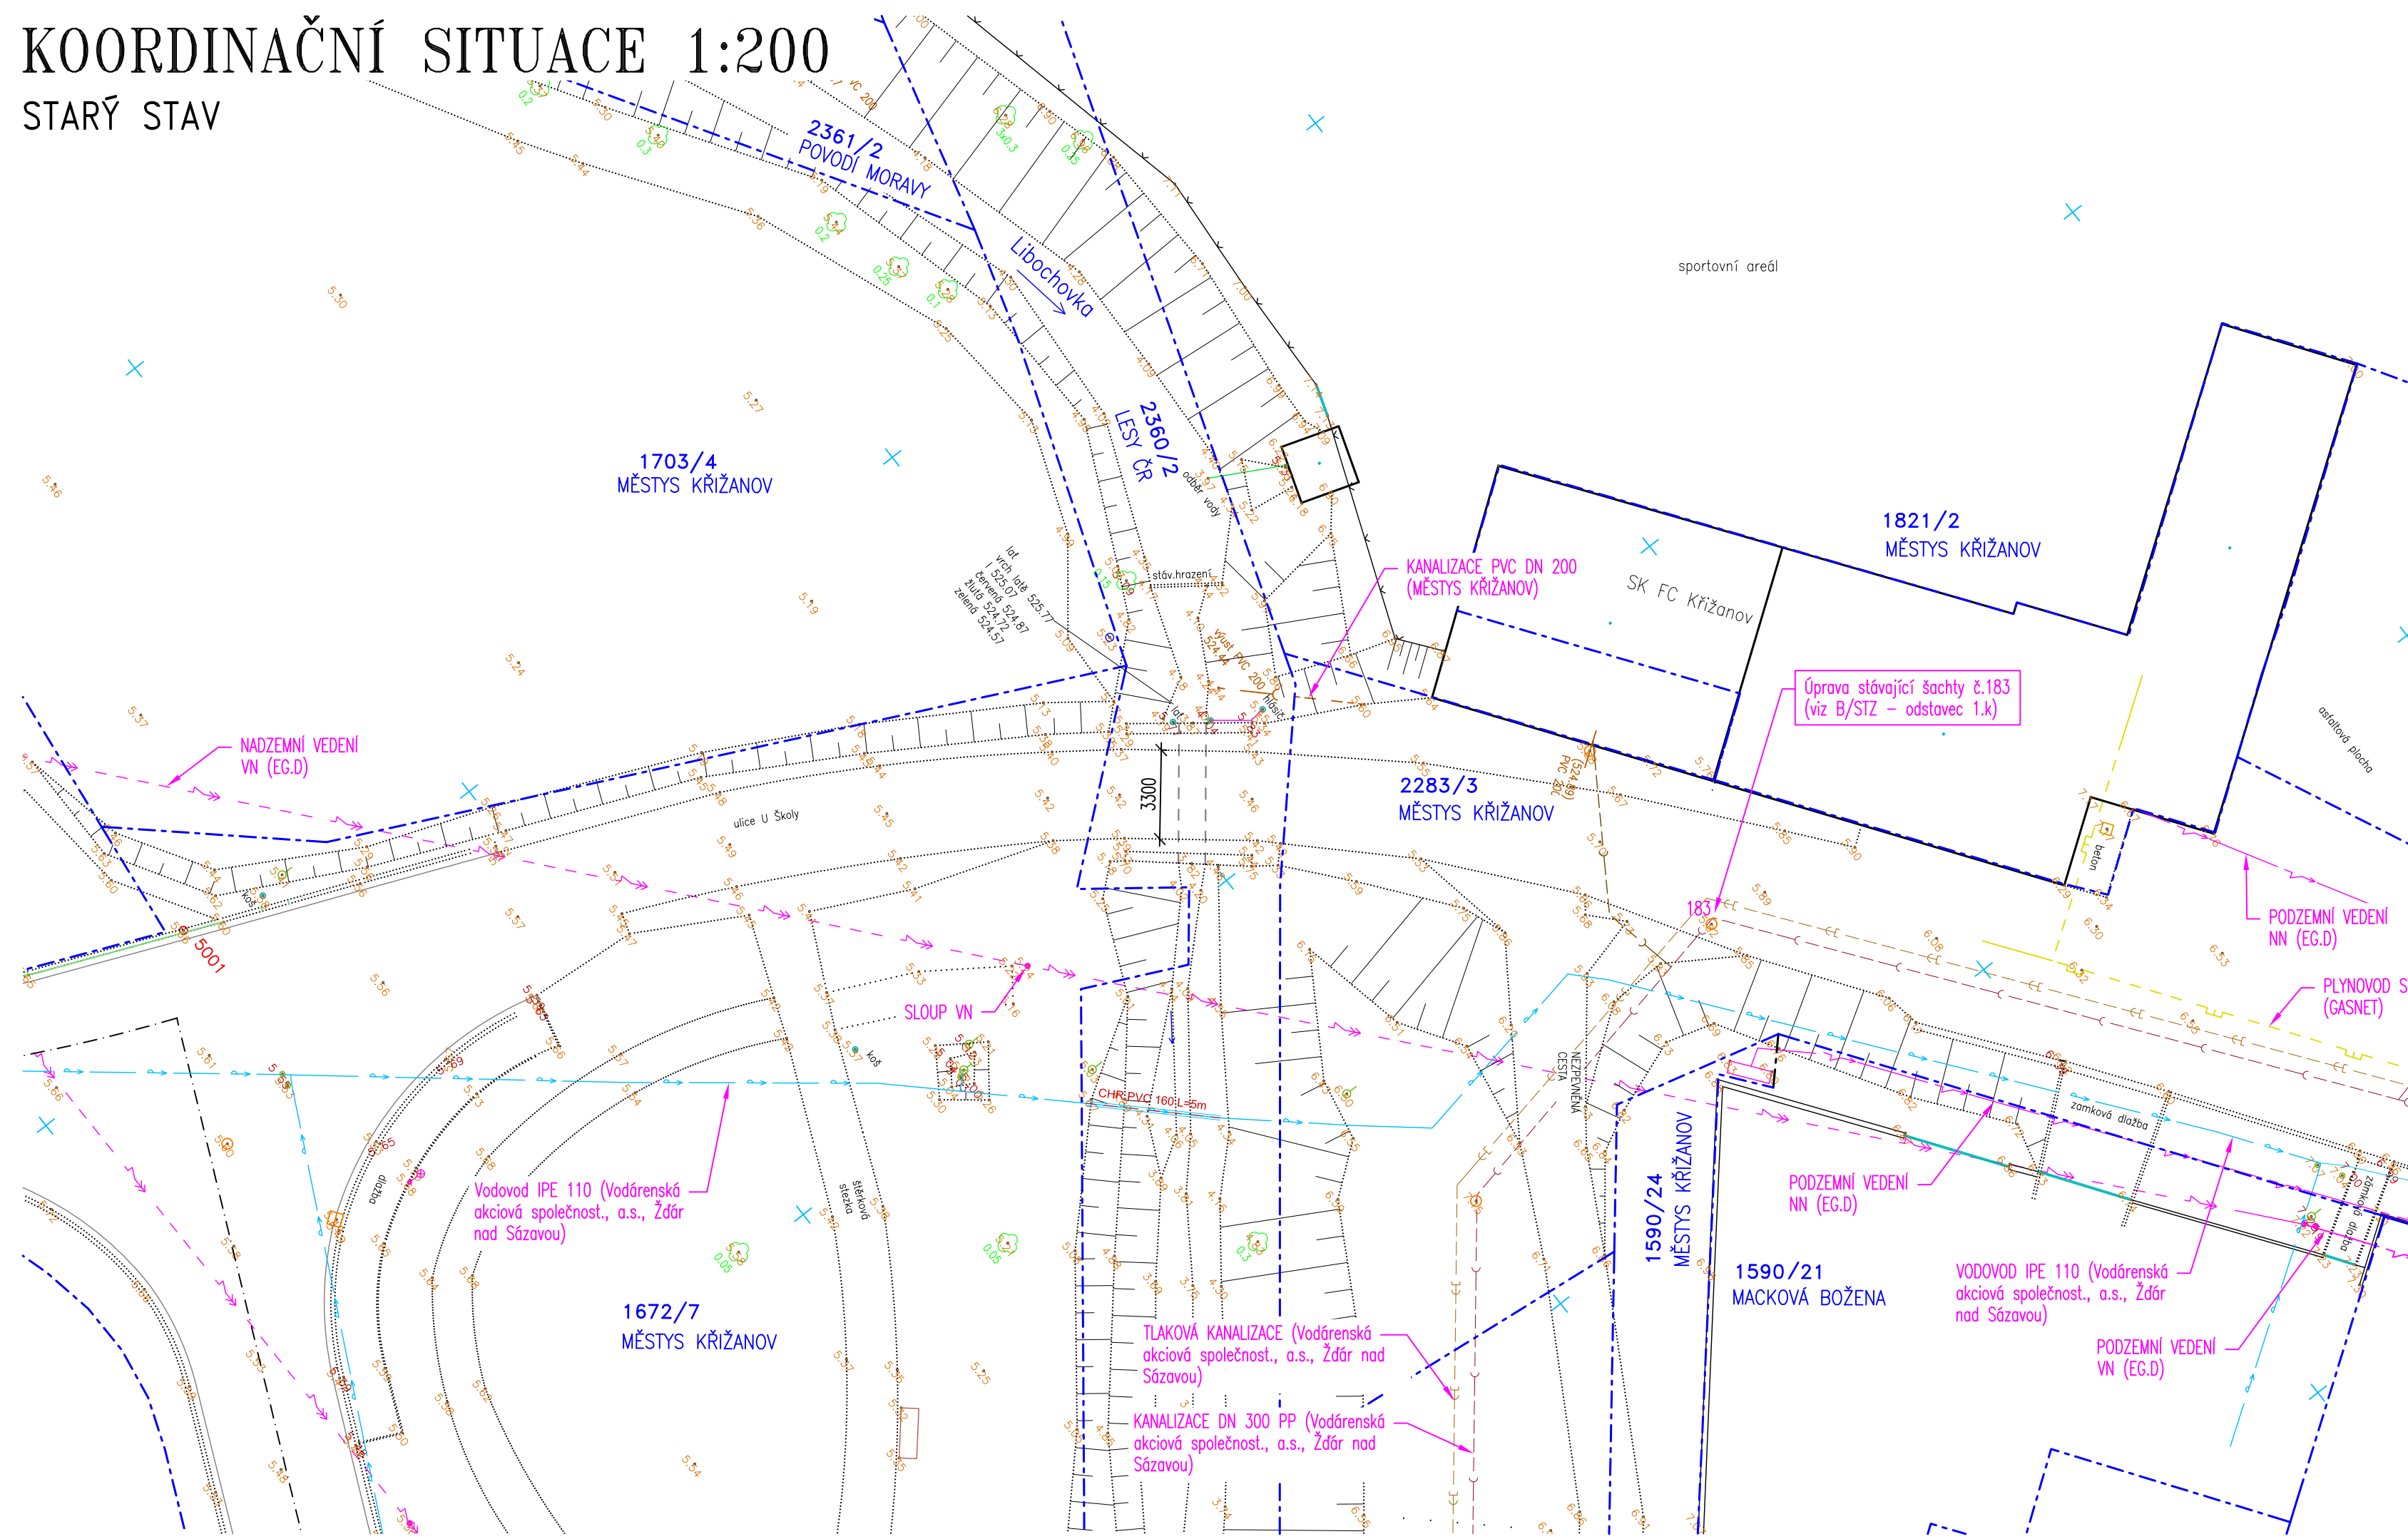


## LEGENDA SÍTÍ

- PODZEMNÍ KABEL NN (EG.D, a.s.)
- PODZEMNÍ KABEL VN (EG.D, a.s.)
- VZDUŠNÉ VEDENÍ VN (EG.D, a.s.)
- STL PLYNOVOD (GridServices, s.r.o.)
- VODOVOD (Vodárenská akciová společnost, a.s., Žďár nad Sázavou)
- TLAKOVÁ KANALIZACE (Vodárenská akciová společnost, a.s., Žďár n.s.)
- KANALIZACE (Vodárenská akciová společnost, a.s., Žďár nad Sázavou)
- NOVÁ DEŠŤOVÁ KANALIZACE (městys Křižanov)

## LEGENDA ČAR

- STÁVAJÍCÍ STAV
- HRANICE PARCEL KATASTRU NEMOVITOSTÍ
- ČÍSLO PARCELY KATASTRU NEMOVITOSTÍ 2283/3

NOVÝ STAV

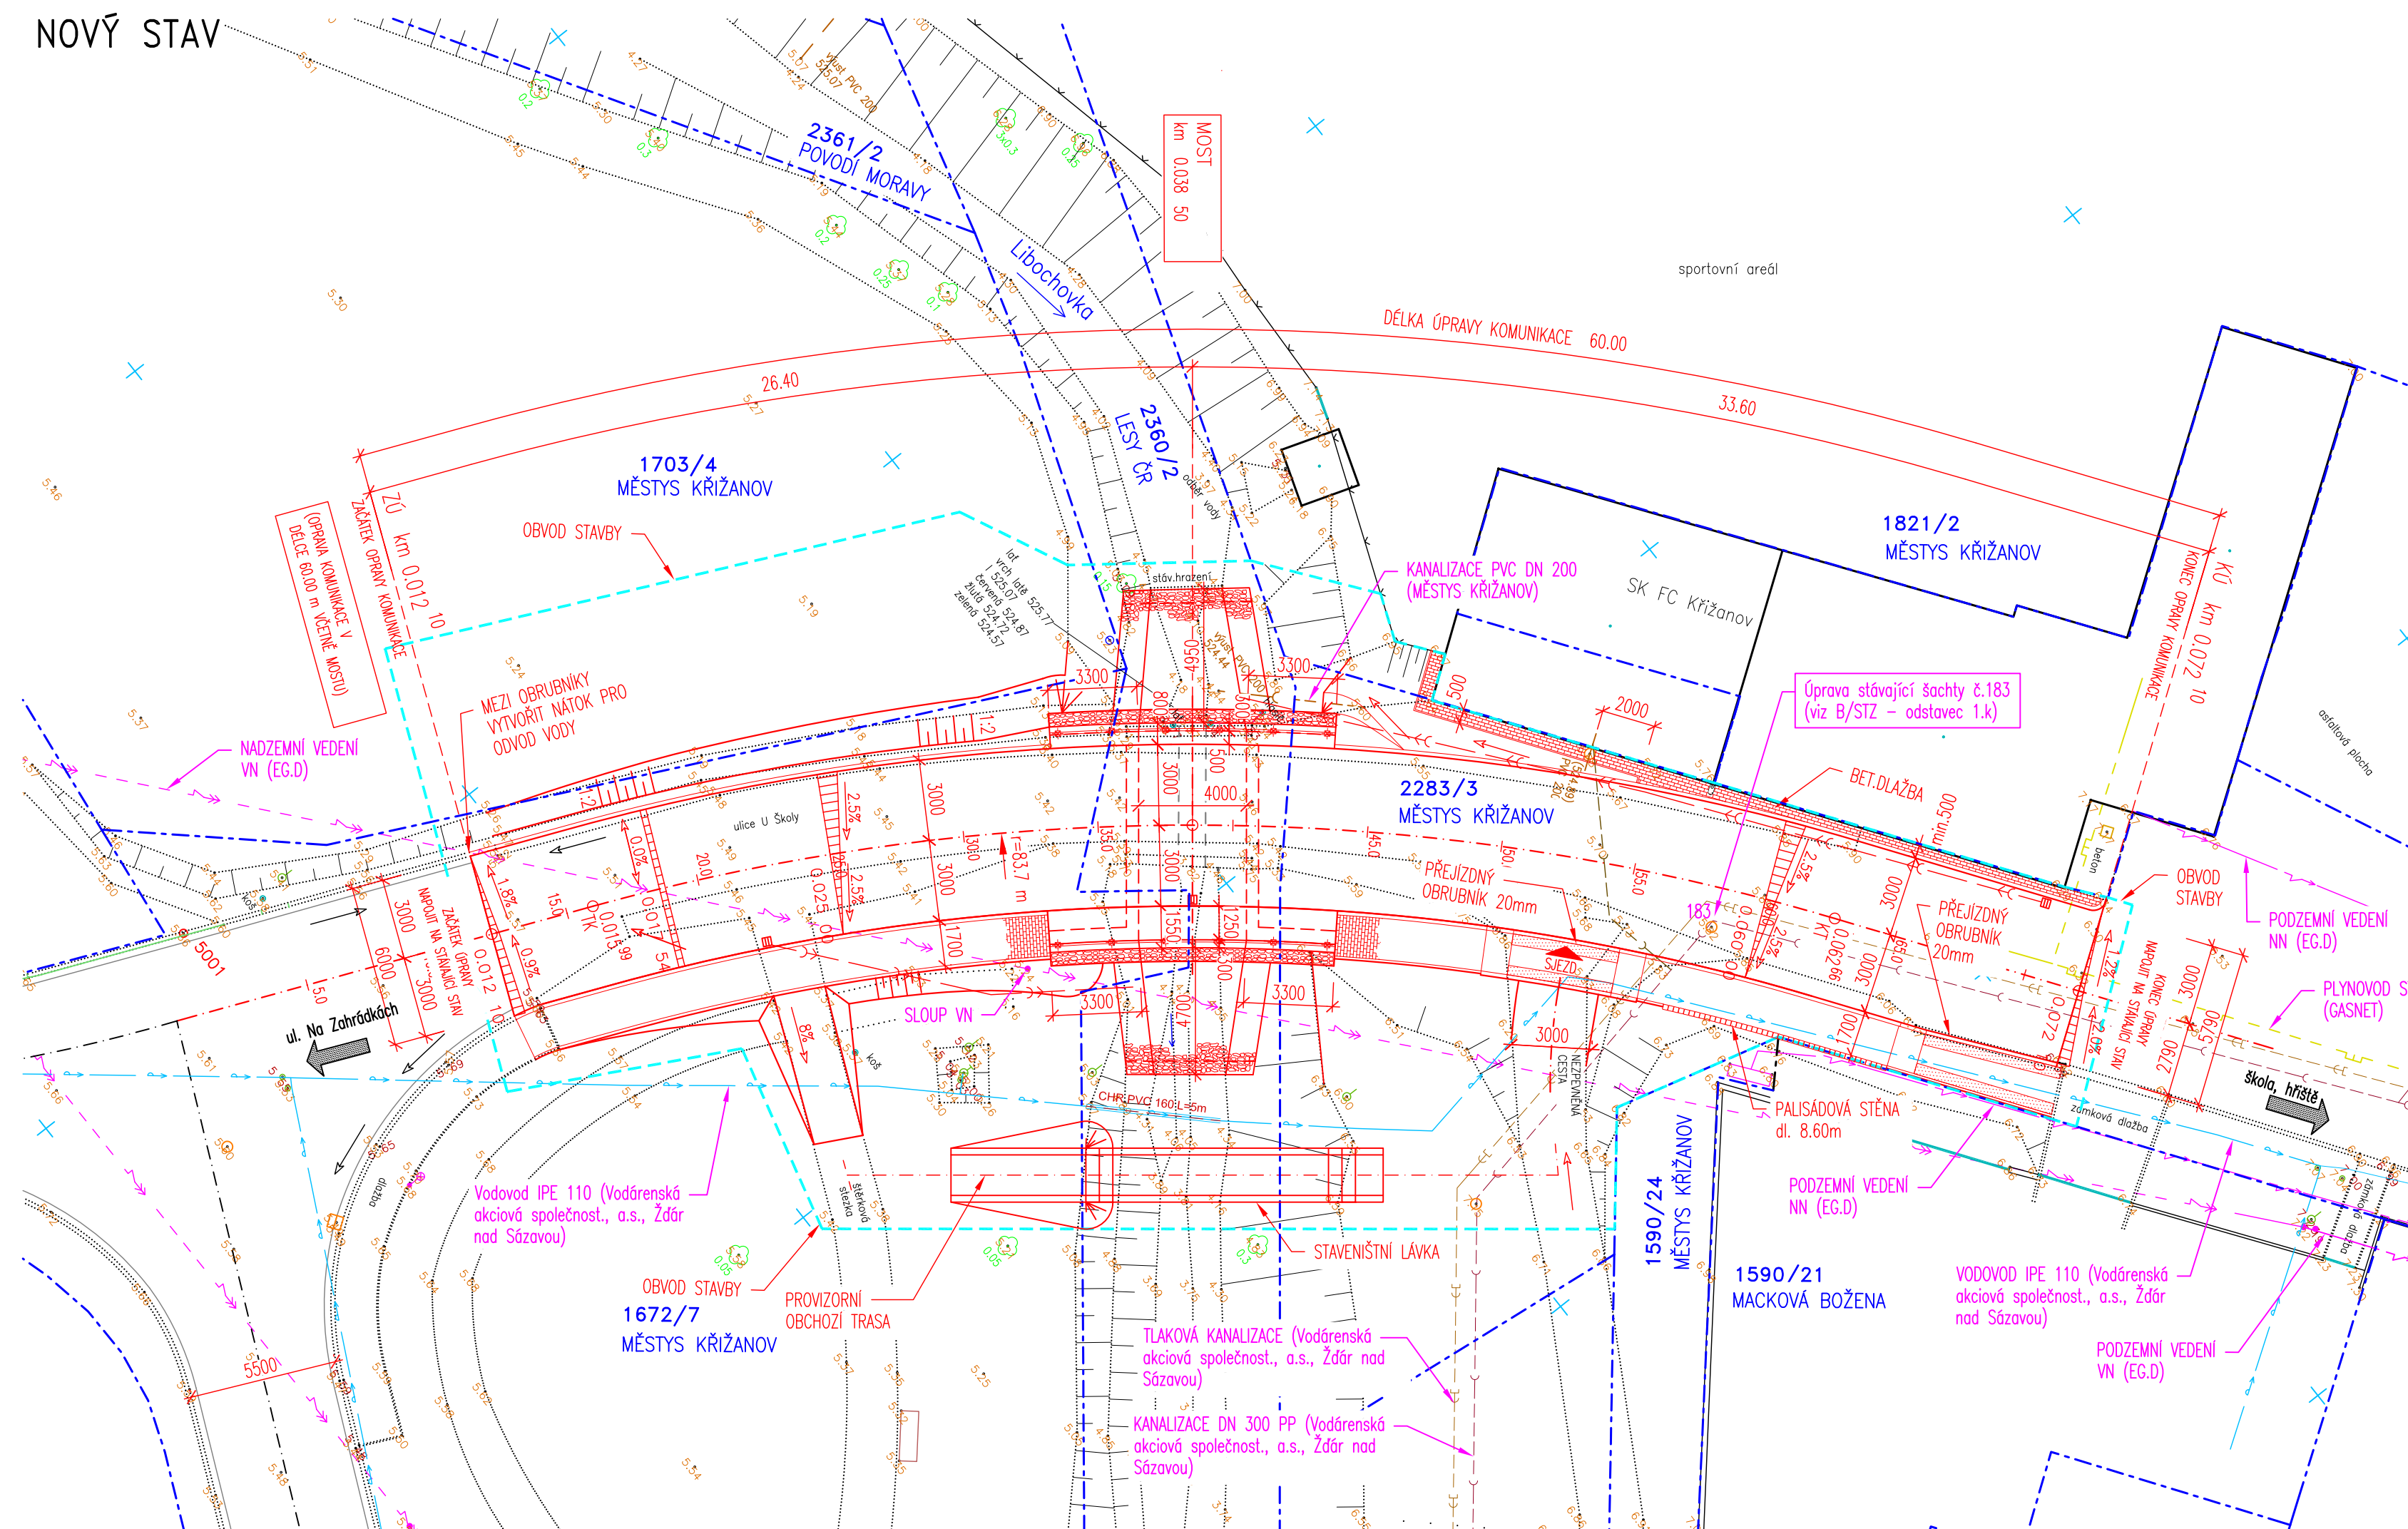

VÝŠKOVÝ SYSTÉM: Bpv  
SOUŘADNICOVÝ SYSTÉM: S-JTSK



VEDOUČÍ PROJEKTANT ING. JAN PRÁCNÝ	ZODPOV. PROJEKTANT ING. JAN PRÁCNÝ	VYPRACOVAL ING. LIBOR PUKLIČKÝ, Ph.D.	Kontroloval ING. LADISLAV ŠTĚPÁNEK
OBJEDNATEL: MĚSTYS KŘIŽANOV		KRAJ: VYSOČINA	
Křižanov, most ul. U Školy		DATUM 6/2022	FORMÁT 5A4
KOORDINAČNÍ SITUACE		ÚČEL PDPS	MĚŘÍTKO 1:200
		KRIZANOV\CS_Sit.dwg	ČÍSLO PARE ČÍSLO VÝKRESU C3